


S35

S31

S33

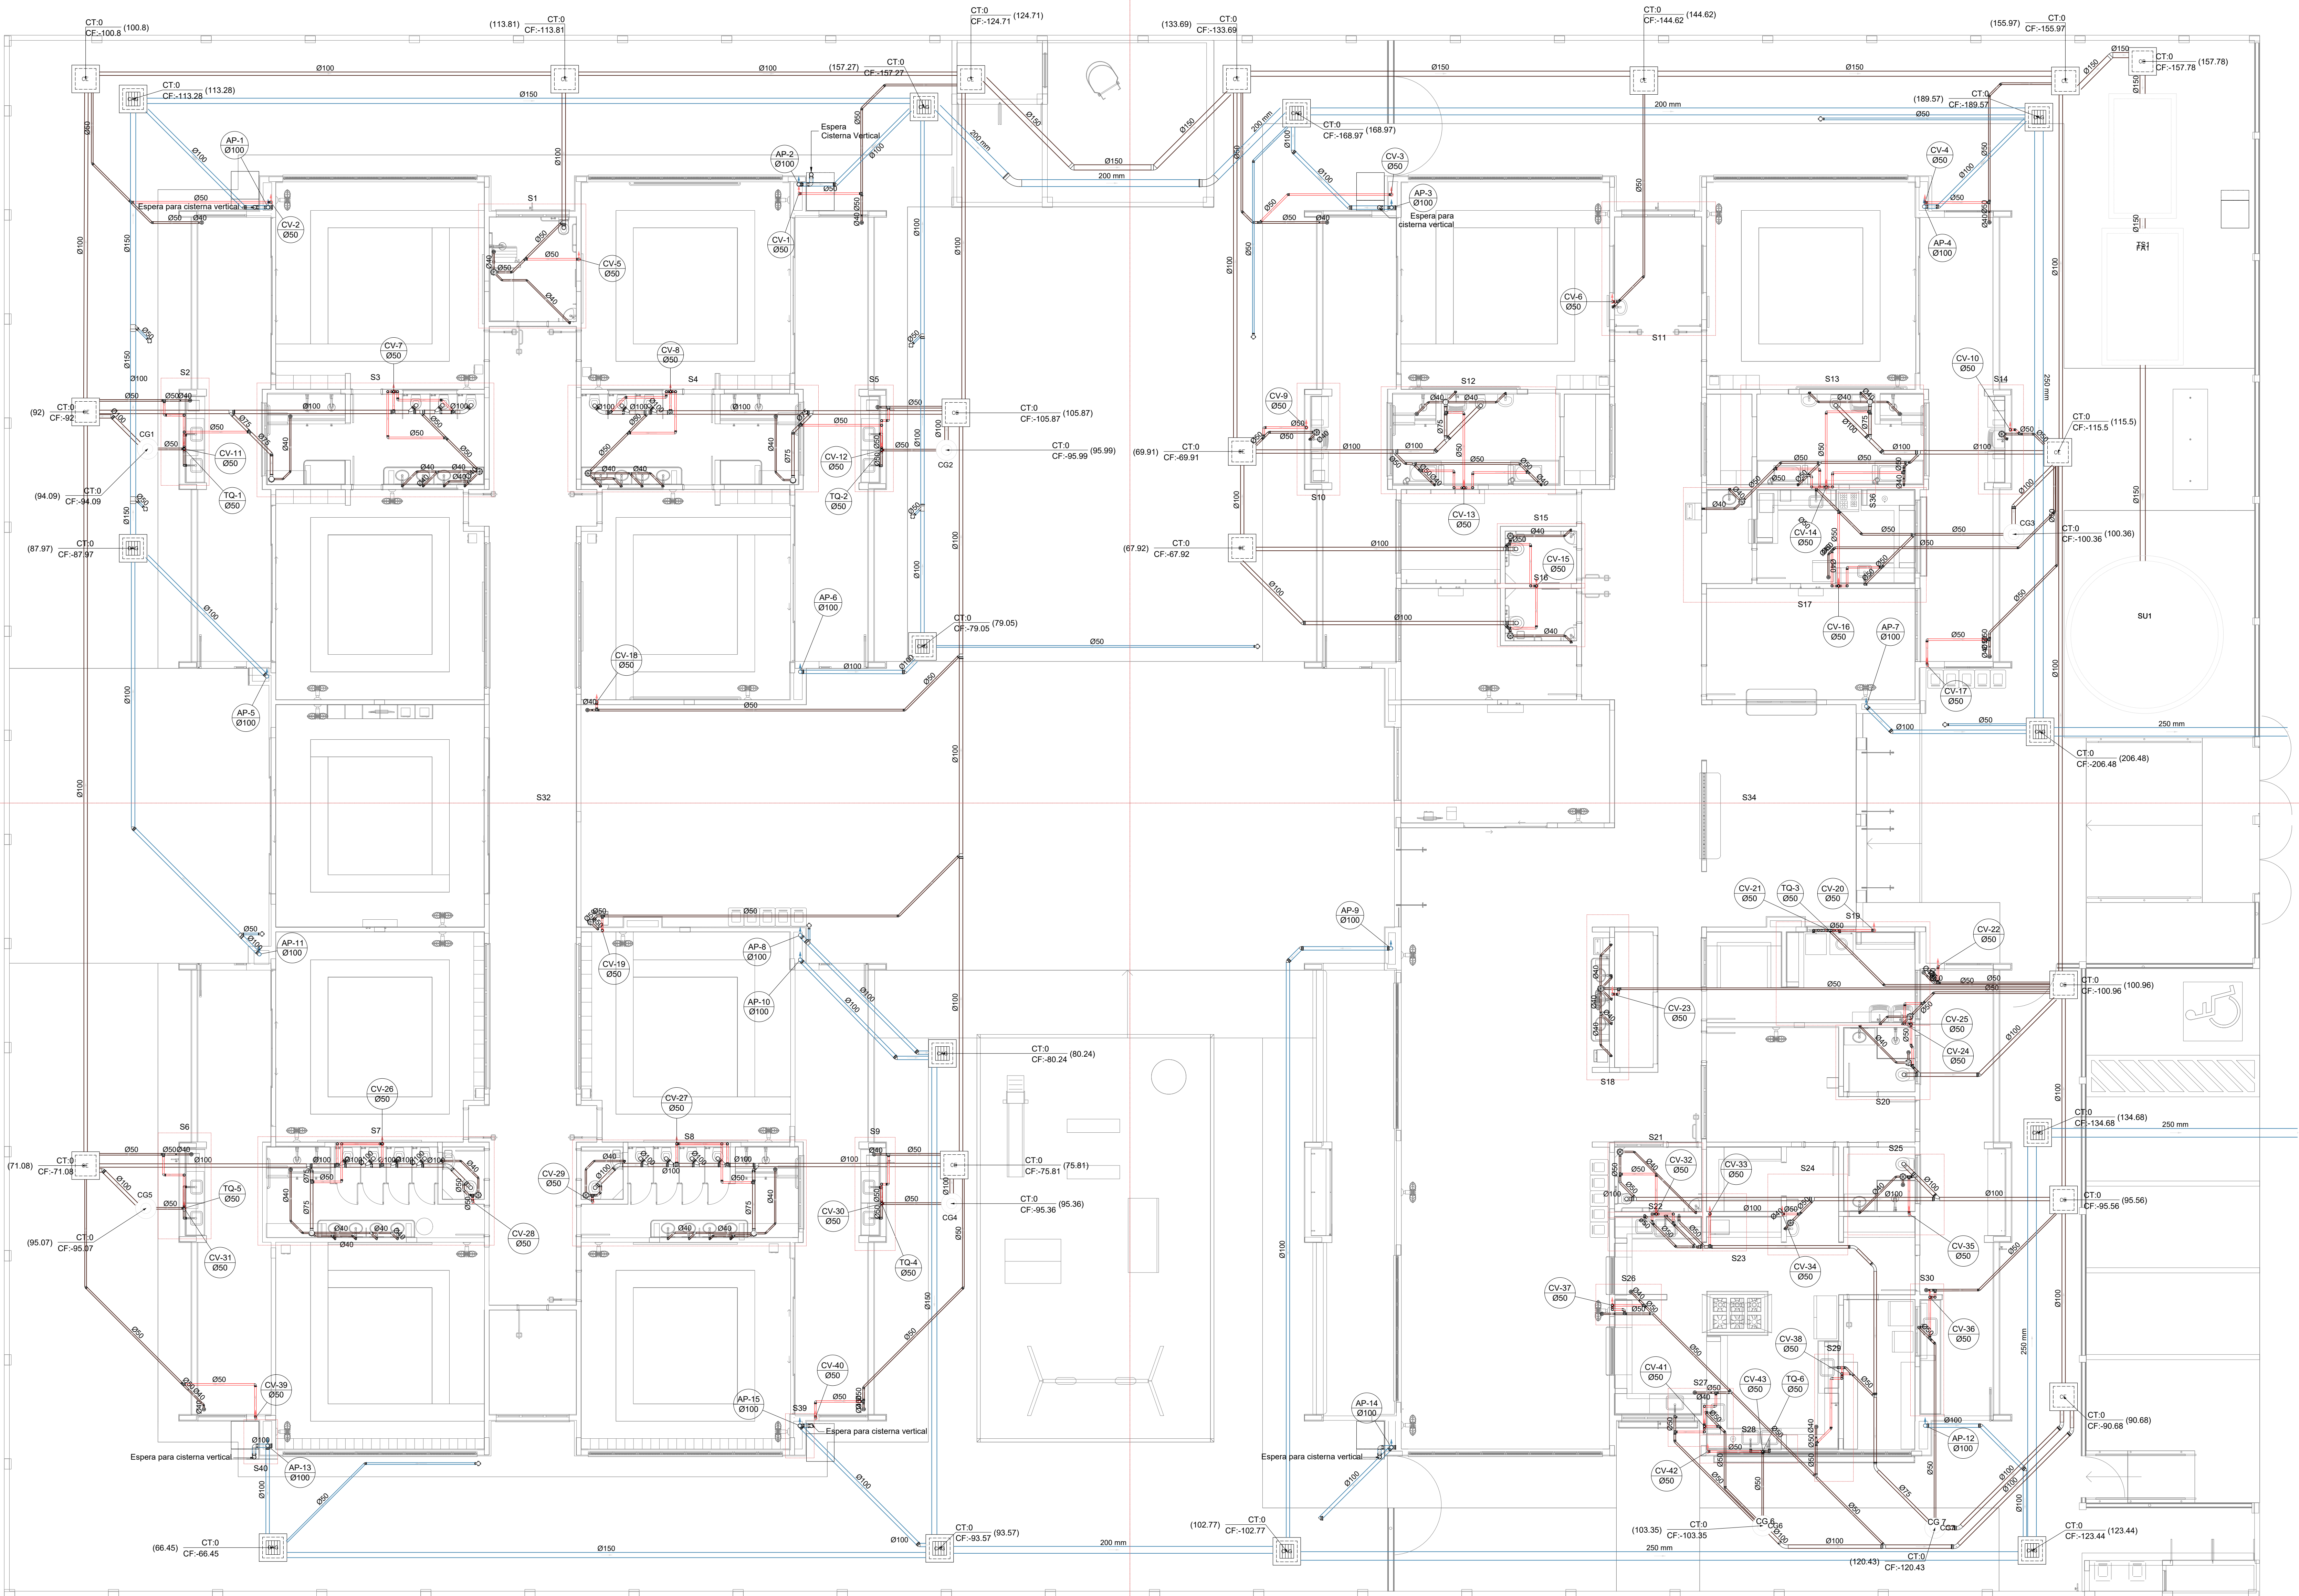

Legenda de condutas - TÉRREO	
	Esgoto
	Pluvial
	Ventilação

Legenda - TÉRREO	
	Sanitário
	Bucha de redução longa
	Caixa Sifonada
	Caixa de areia pluvial cônica
	Caixa Inspeção Esgoto Simples
	Cap. Superior
	Chuveiro Coletivo
	Chuveiro Residencial
	Curva 45 Longa para Esgoto Sanitário
	Curva 45°
	Curva 45° curta Amarelo
	Joelho 45°
	Joelho 90°
	Joelho 90° coluna
	Joelho 90° coluna longa
	Junção invertida
	Junção simples
	Junção simples c/ redução
	Junção simples- coluna
	Lavatório Residencial com sifão
	Lavatório de Use Geral
	Lixa simples- coluna
	Máquina de Lavar Louças- DN 50mm
	Máquina de Lavar Roupa DN 50mm
	Pia de Cozinha Residencial com Sifão 50mm
	Ramais de Ventilação
	Residência exotérica
	Tanque de Lavar Roupa DN 40mm
	To sanitário- coluna
	Vaso Sanitário c/ curva 90°

03	JANEIRO/ 2023	Revisão geral da disciplina conforme a atualização da arquitetura. Padronizadamente dos pontos de água fria, esgoto cloacal e pluvial para adequação da arquitetura e novo layout. Adesão à NBR 5626/2022.
02	JANEIRO/ 2017	Adesão à NBR 5626/2015. Alteração: quadro de áreas, fechamento frontal, sanitários 1 e 2, altura da plataforma, mobiliário e equipamento, altura da cerâmica nos sanitários, cor dos portões dos suportes e altura da porta P44. Acréscimo: gradil e quadro de cargas no castelo d'água, de duchas higiênicas e escaninhos pré-escola.
01	JULHO/ 2016	Alteração paredes e shaft para tubulação hidráulica e detalhamento; alteração da altura da plataforma.
N°	DATA	DESCRIÇÃO

CONTROLE DE REVISÕES

		MINISTÉRIO DA EDUCAÇÃO
PROJETO PADRÃO - FNE		
PROPRIETÁRIO:		
ENDEREÇO:		
MUNICÍPIO - UF:		
PROPRIETÁRIO:		
RESP. TÉCNICO:	CAU / CREA	
AUTOR DO PROJETO:	CAU / CREA	
APROVAÇÕES		
		PREFEITURA / RA
OBSERVAÇÕES:		

1 PLANTA BAIXA TÉRREO  
ESCALA 1/75

COORDENAÇÃO			LANÇAMENTO DA REDE PLANTA BAIXA TÉRREO	HEP
CGEST - Coordenação Geral de Infraestrutura Educacional			REVISÃO R.00 R.03 R.01 R.02	FORMATO (1189x841)
			ESCALA 1:75	PRANCHAS 01/18
			DATA EMISSÃO JAN/2023	